


scala 1:250

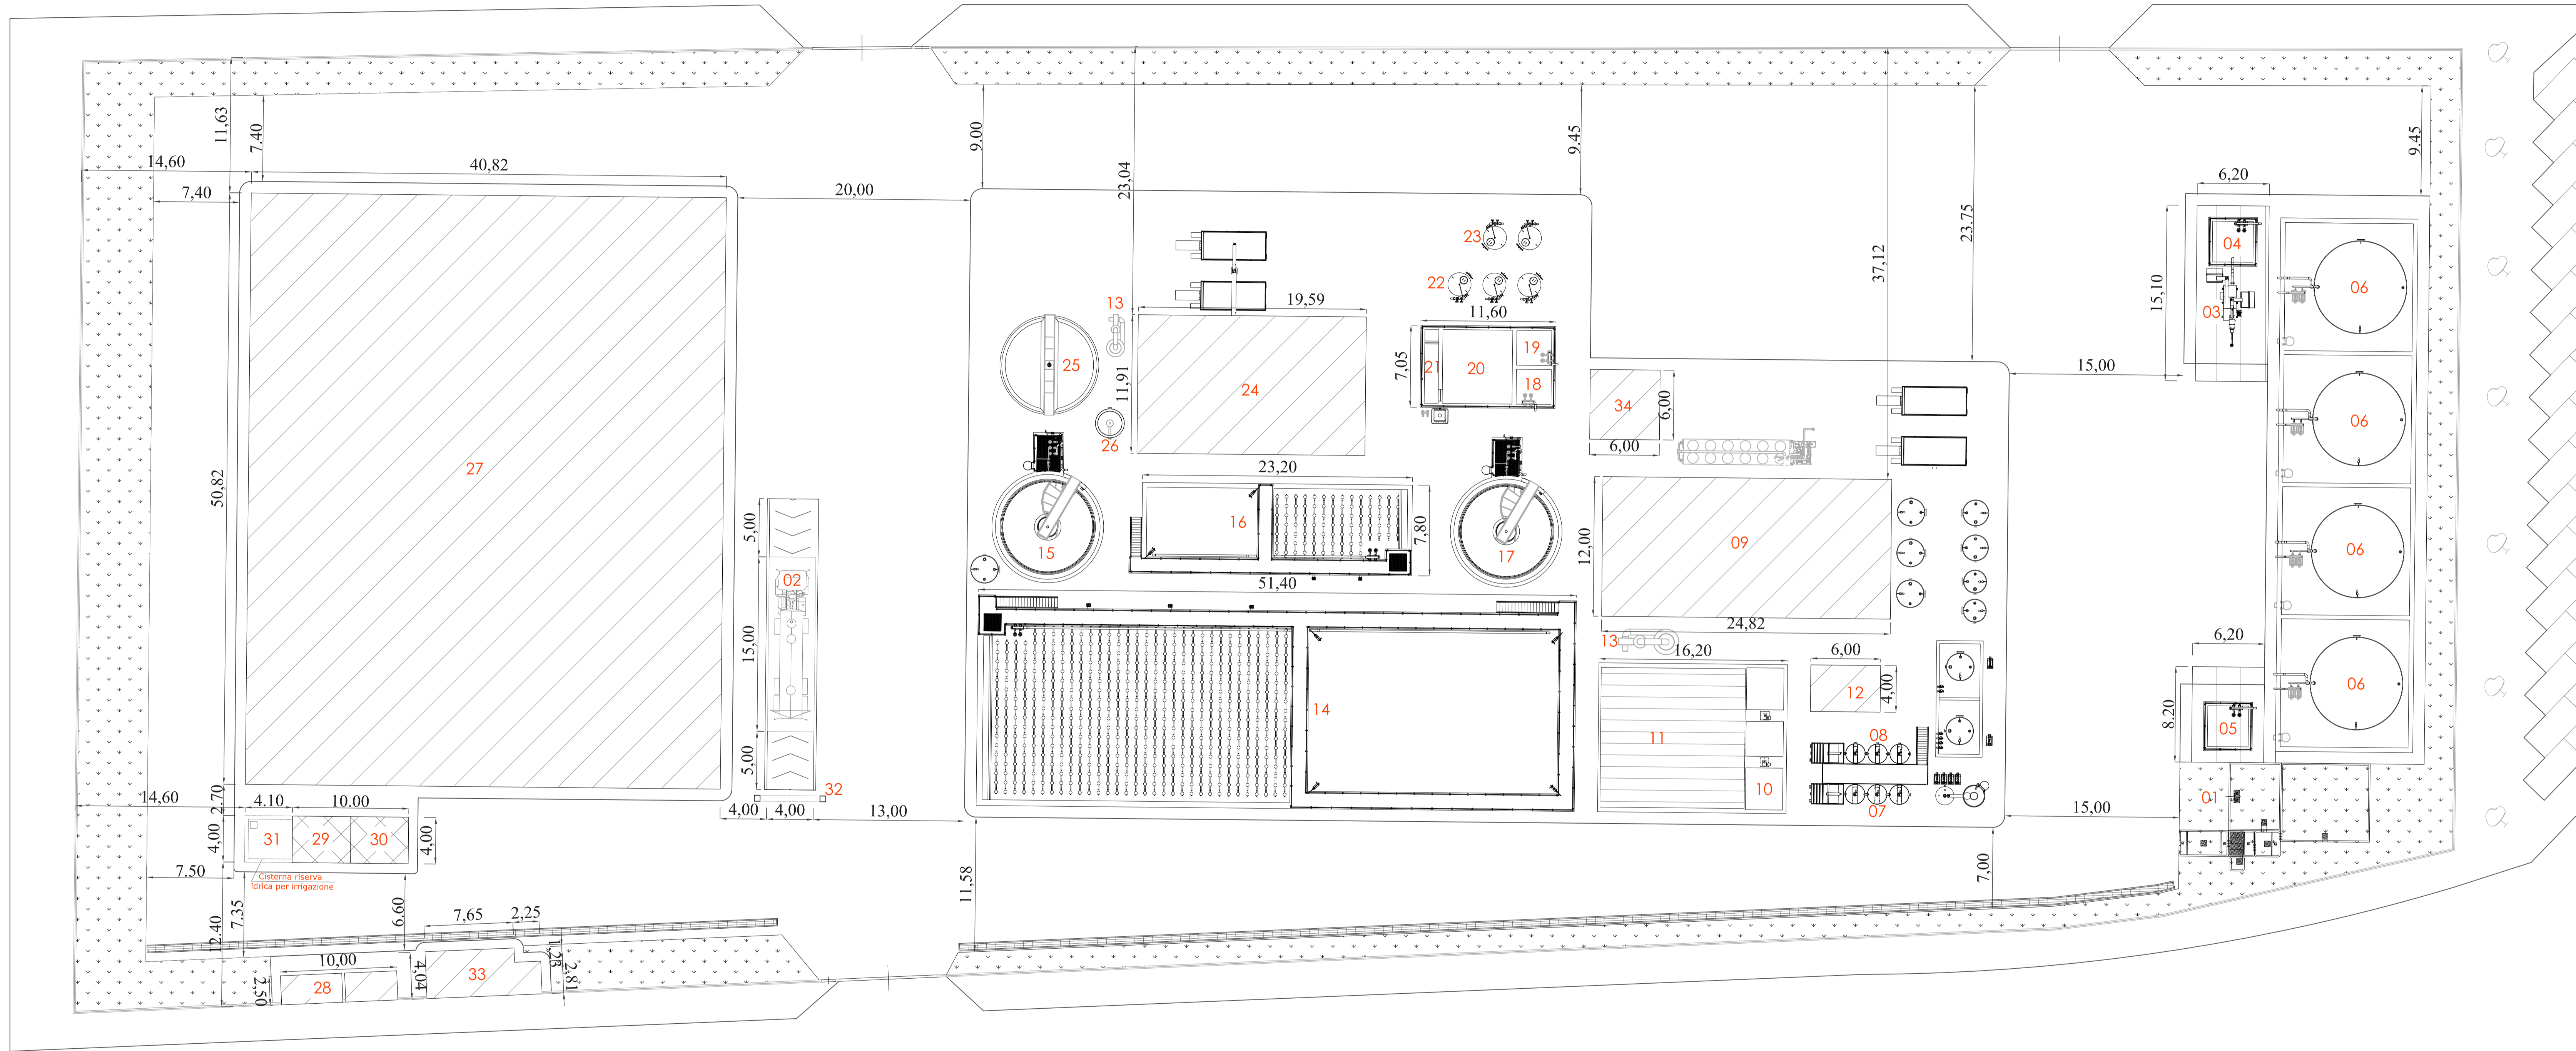

Pos.	Descrizione
01	Impianto trattamento acque meteoriche
02	Pesa a ponte
03	Impianto compatto di trattamento
04	Vasca di scarico trattamento e rilancio ai serbatoi di stoccaggio (reflui organici)
05	Vasca di scarico e rilancio di serbatoi di stoccaggio (reflui inorganici e percolato)
06	Serbatoi di stoccaggio iniziale
07	Impianto di chiarificazione reflui inorganici
08	Impianto di chiarificazione percolato
09	Impianto di concentrazione ed evaporazione
10	Vasca di equalizzazione reflui inorganici e percolato
11	Vasca di equalizzazione aerata alimentazione impianto biologico
12	Locale quadri elettrici a servizio degli impianti di chiarificazione e concentrazione
13	Impianto di trattamento dell'aria
14	Impianto biologico primo stadio
15	Sedimentatore finale impianto biologico primo stadio
16	Impianto biologico secondo stadio
17	Sedimentatore finale impianto biologico secondo stadio
18	Vasca di alimentazione filtri a sabbia
19	Vasca di accumulo acque reflue controlavaggio filtri a sabbia
20	Vasca di accumulo acqua filtrata, riserva idrica
21	Canale di disinfezione
22	Filtri a sabbia
23	Filtri a carbone
24	Locale disidratazione meccanica, locale soffianti e locale quadri elettrici impianto biologico
25	Ipessitore fanghi biologici
26	Ipessitore fanghi chimici
27	Capannone deposito mezzi, attrezzature, officina, uffici, servizi, laboratorio
28	Cabina enel - locale trasformatore BT
29	Locale gruppo elettrogeno
30	Locale gruppo antincendio
31	Cisterna riserva idrica per irrigazione
32	Portale controllo radiometrico
33	Cabina di decompressione gas metano
34	Vano caldaia

REGIONE PUGLIA  
 PROVINCIA DI TARANTO  
 COMUNE DI MASSAFRA



OGGETTO  
**PROGETTO PER LA REALIZZAZIONE DI UNA PIATTAFORMA PER LO STOCCAGGIO E IL TRATTAMENTO DI RIFIUTI LIQUIDI NON PERICOLOSI**  
**DOMANDA DI AUTORIZZAZIONE INTEGRATA AMBIENTALE**  
 ALLEGATO 4

TAVOLA  
**PLANIMETRIA IMPIANTO**

<b>Committente</b>  C.I.S.A. s.p.A. Comune di Massafra (TA) Contrada Forcellera S. Sergio tel. 099 8807448 fax: 099 8805708 www.cisaonline.it	<b>Progettisti</b>  S.A.G.I.D.E.P. S.p.A. Via Rondoni, 25 46037 Roncoferreto (MN) Tel. 0376 463769 Fax: 0376 664181	 ECOACQUE s.r.l. Via Biondo, 87 70054 Giovinazzo (BA) Tel. 080 3948657 Fax: 080 3948657	 Studio Tecnico di Ingegneria dott. Ing. Luigi Putignano via Piero Niemi, 13 74016, Massafra (TA) Tel., fax 099 8809757	<b>Estensore SIA</b>  eAmbiente s.r.l. c/o Parco Scientifico Tecnologico VEGA - ed. Auriga via delle Industrie, 9 30175 Marghera (VE) Tel. 041 5093820 Fax 041 5093886
--	---	--	--	--

Data	febbraio 2012				
Revisione	00				
Scala: 1:250	Codice Documento	12.01639	Allegato 4	00	A1
	Commissa	Tavola	Rev.	Formato	

E' vietata la riproduzione dal presente documento, anche parziale.