

PROVINCIA DI
TARANTO

REGIONE
PUGLIA

COMUNE DI
MASSAFRA



Oggetto PROGETTO PER LA REALIZZAZIONE DI UNA PIATTAFORMA PER LO STOCCAGGIO E IL TRATTAMENTO DI RIFIUTI LIQUIDI NON PERICOLOSI

Tavola CABINA DECOMPRESSIONE METANO IMPIANTO ANTINCENDIO

Committente



C.I.S.A. s.p.a.
Comune di Massafra
(TA)
Contrada Forcellara S.
Sergio
tel: 099 8807448
fax: 099 8805708
www.cisaonline.it

Progettista



Studio Tecnico di
Ingegneria
via Pietro Nenni, 13
74016, Massafra (TA)
Tel./fax 099 8809757

Data febbraio 2012

Revisione 00


Scala: 1 : 50

Codice Documento	12.01639	1	00	-
	Commessa	Tavola	Rev.	Formato

È vietata la riproduzione del presente documento, anche parziale.

PIANTA PIANO TERRA

Scala 1: 50

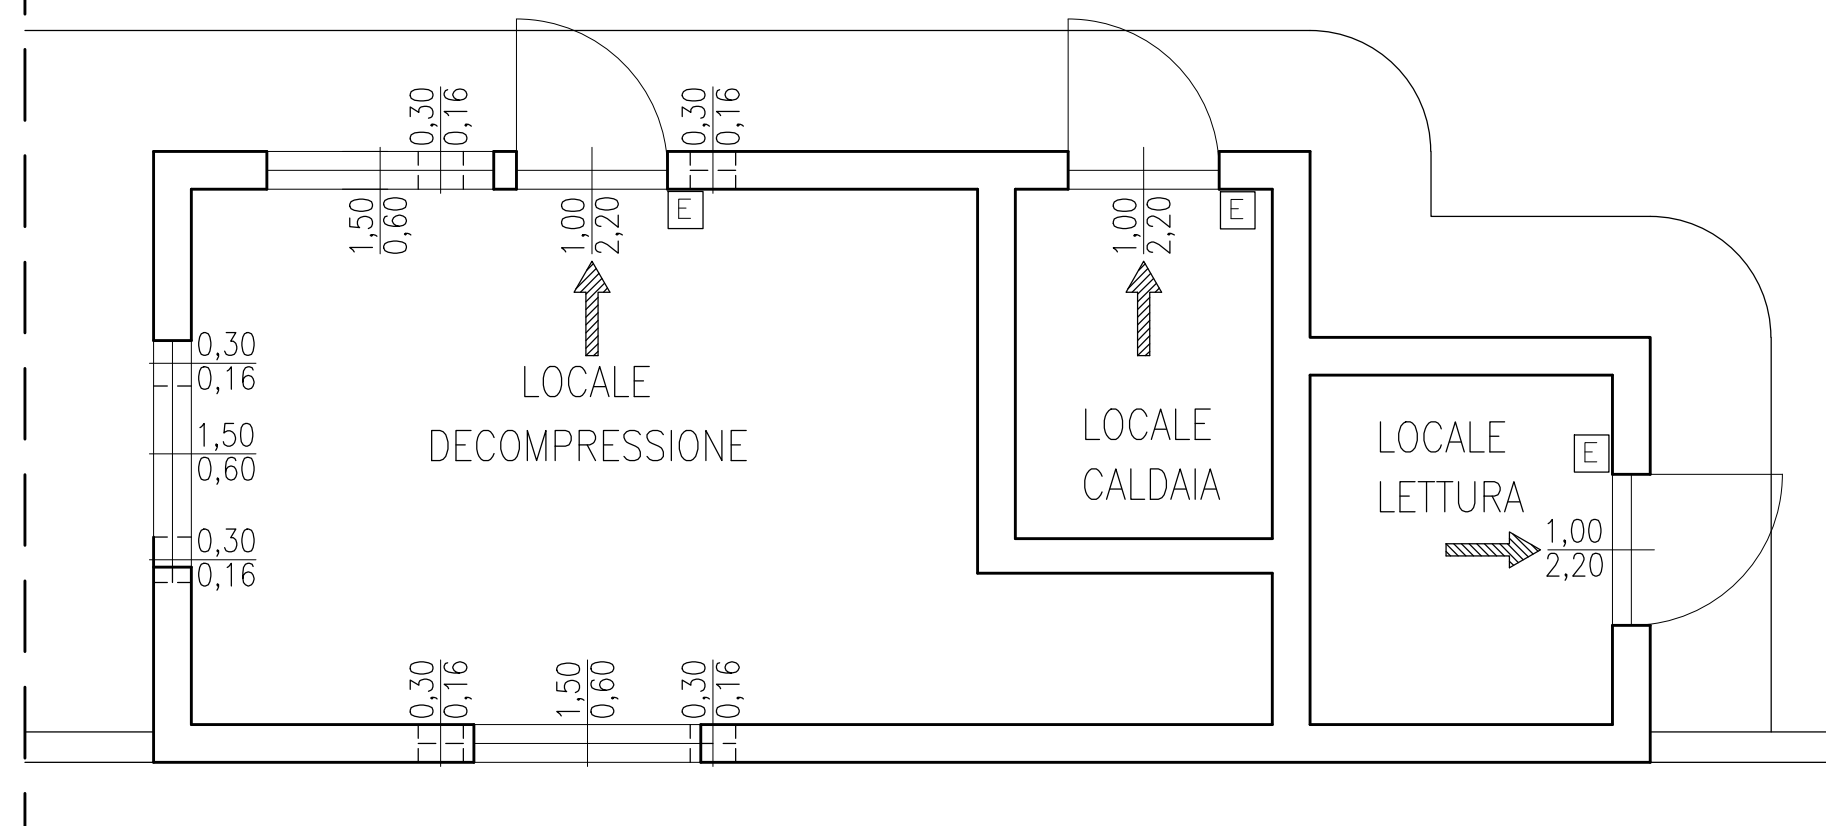

LEGENDA ANTINCENDIO

	SISTEMA DI VIE D'USCITA ORIZZONTALE
	ESTINTORE PORTATILE